



基礎伏図

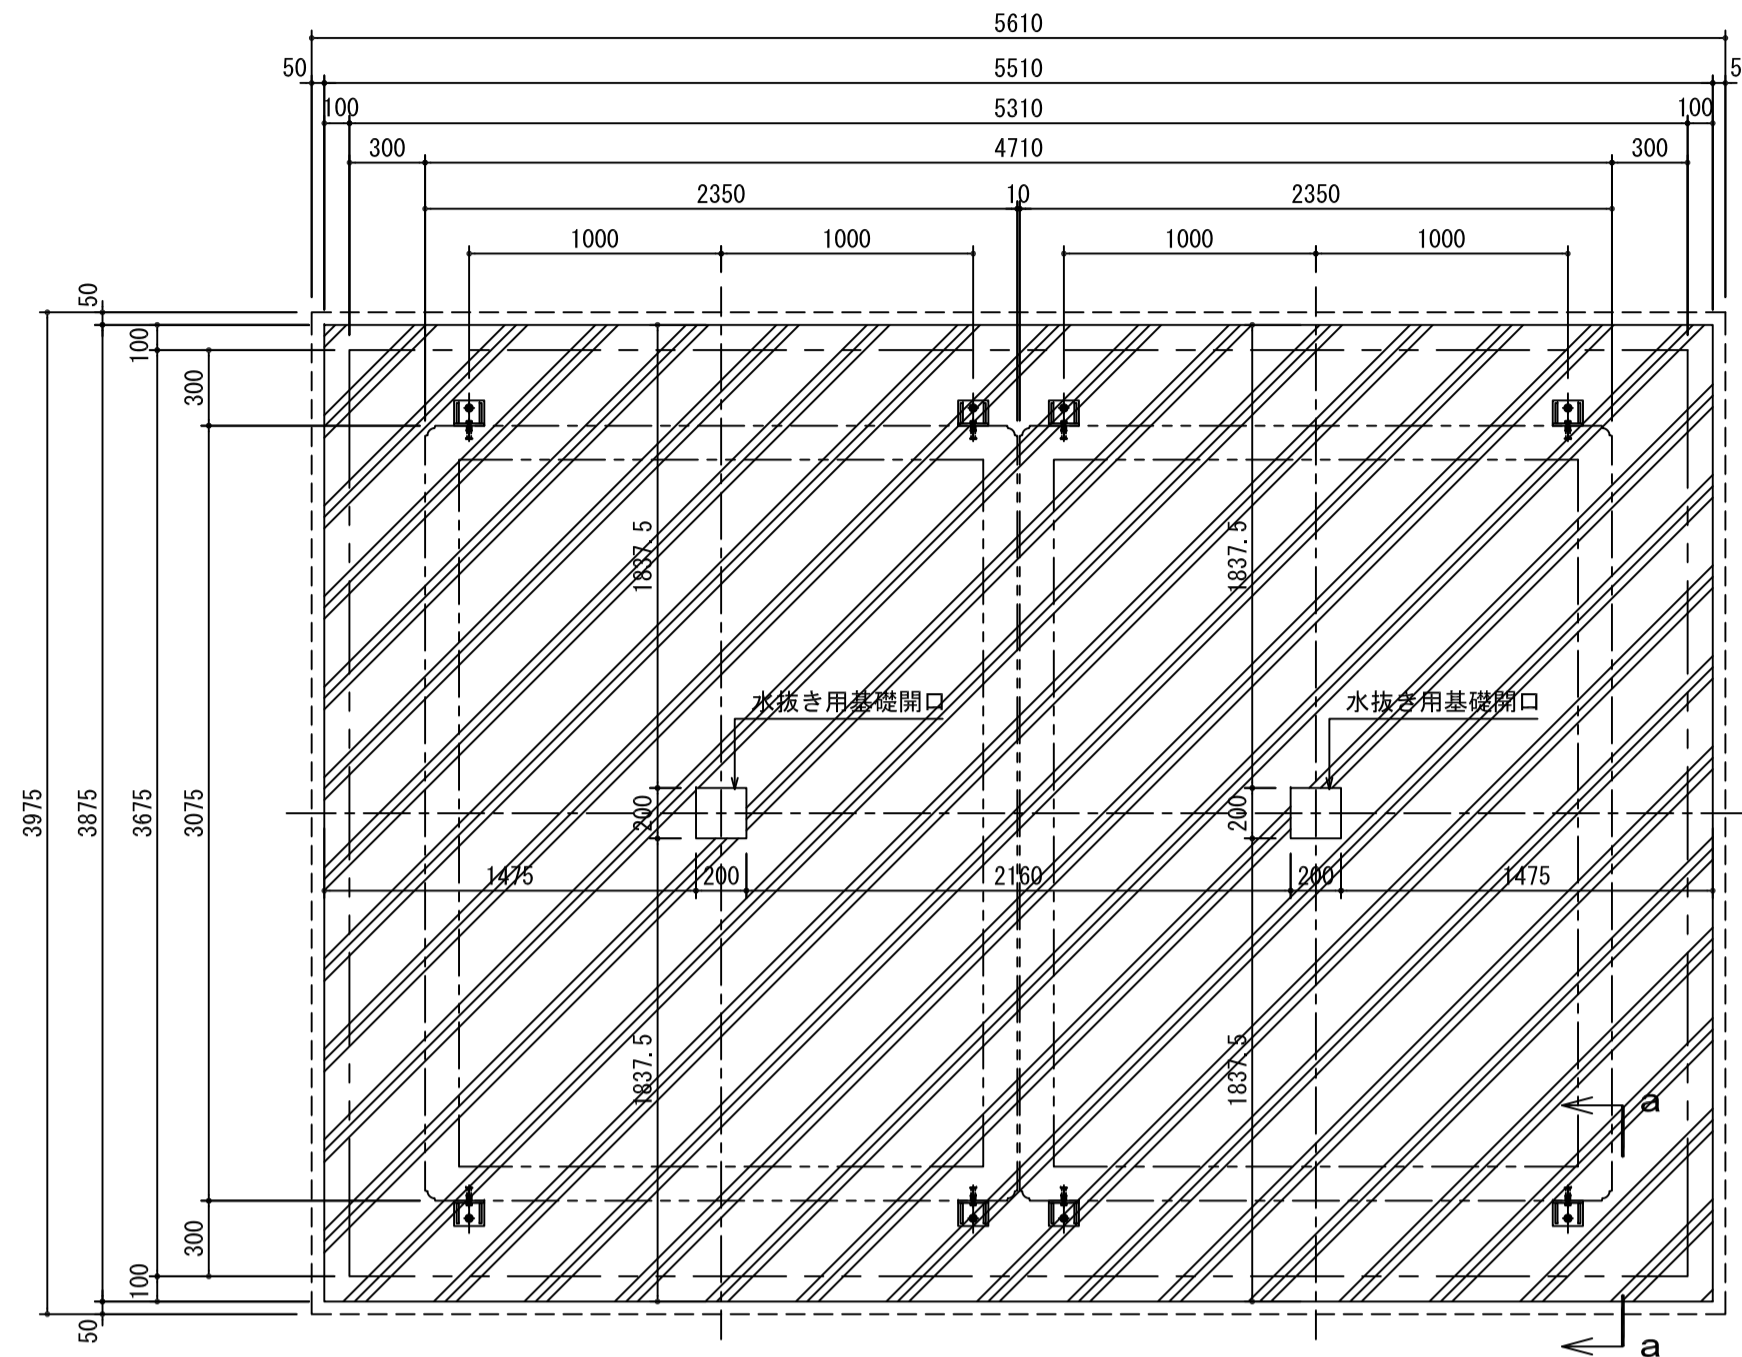


基礎部断面詳細図 (a-a)
Scale 1:10

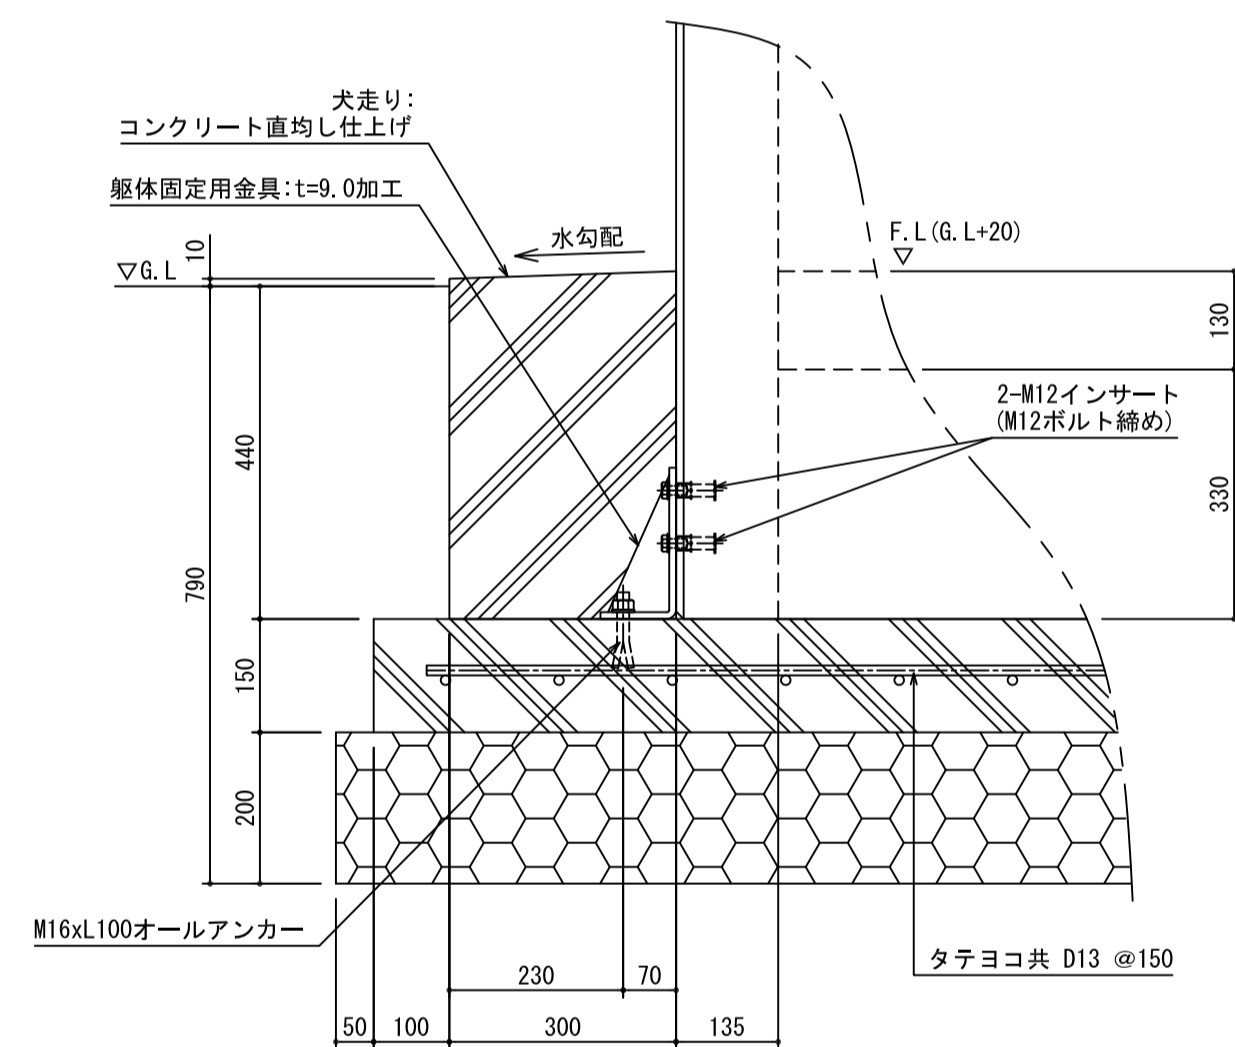


ピクトサイン詳細図
Scale 1:10

アルミ複合板-180x300x3.0
絵柄：インクジェット印刷 (UV7/64貼り)

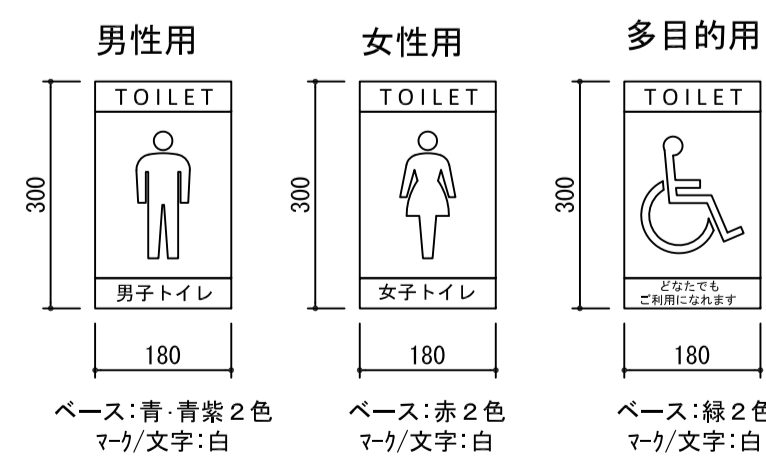


「排水」系統参考図

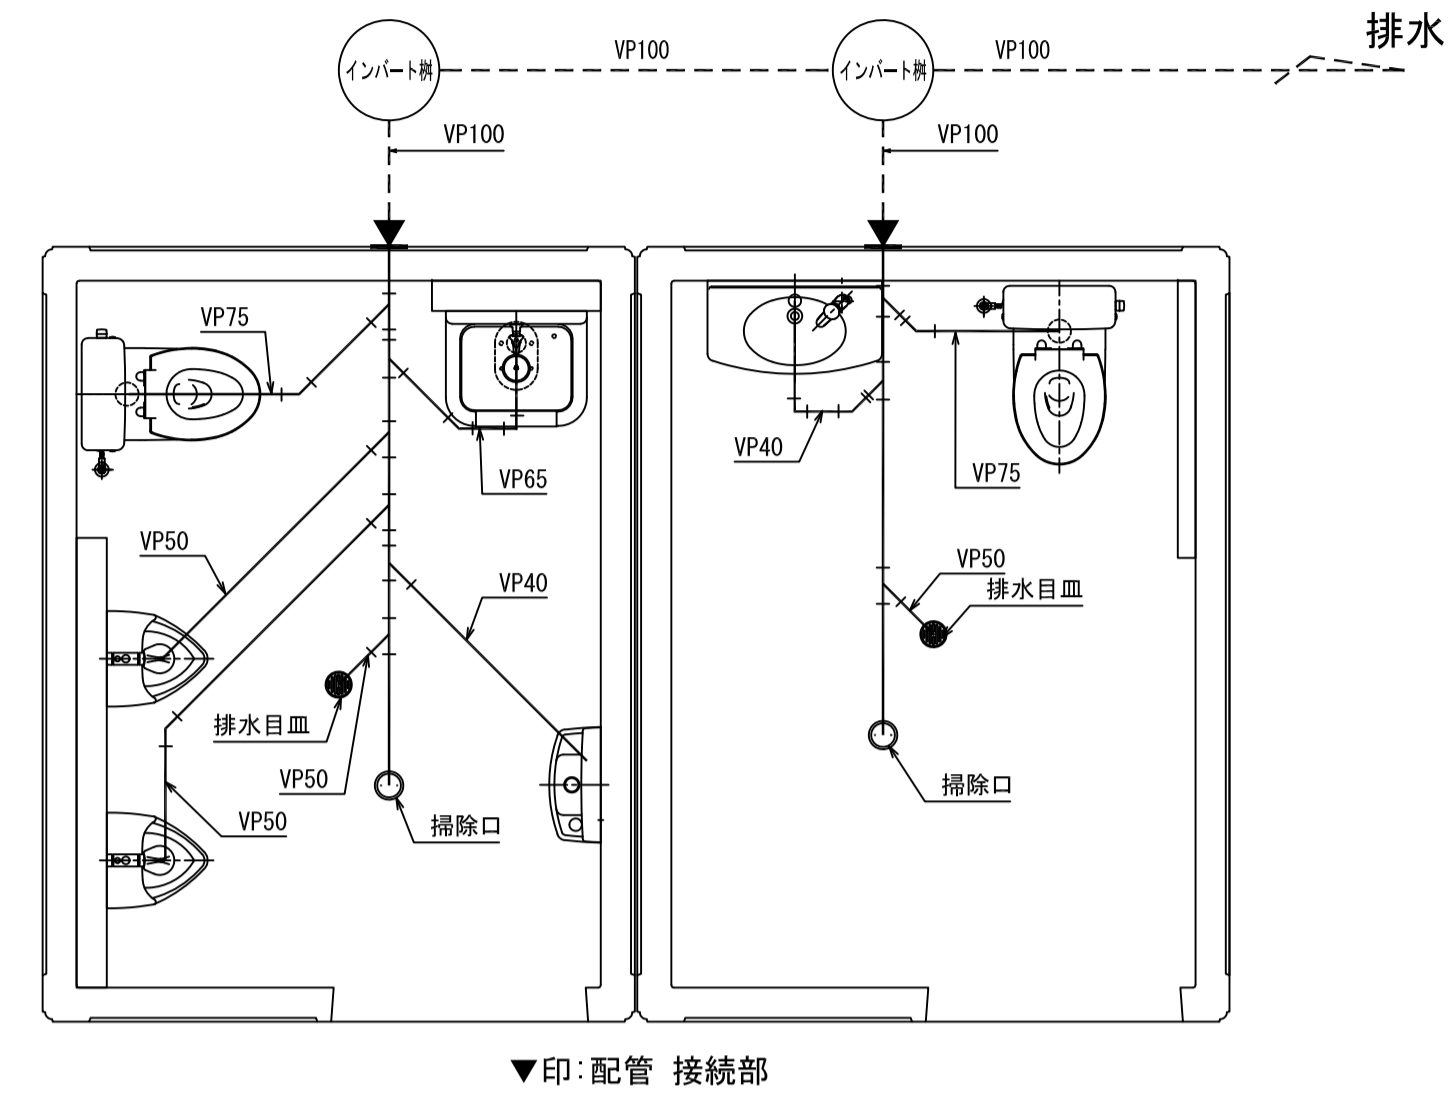


▼印: 配管 接続部

「給水」系統参考図

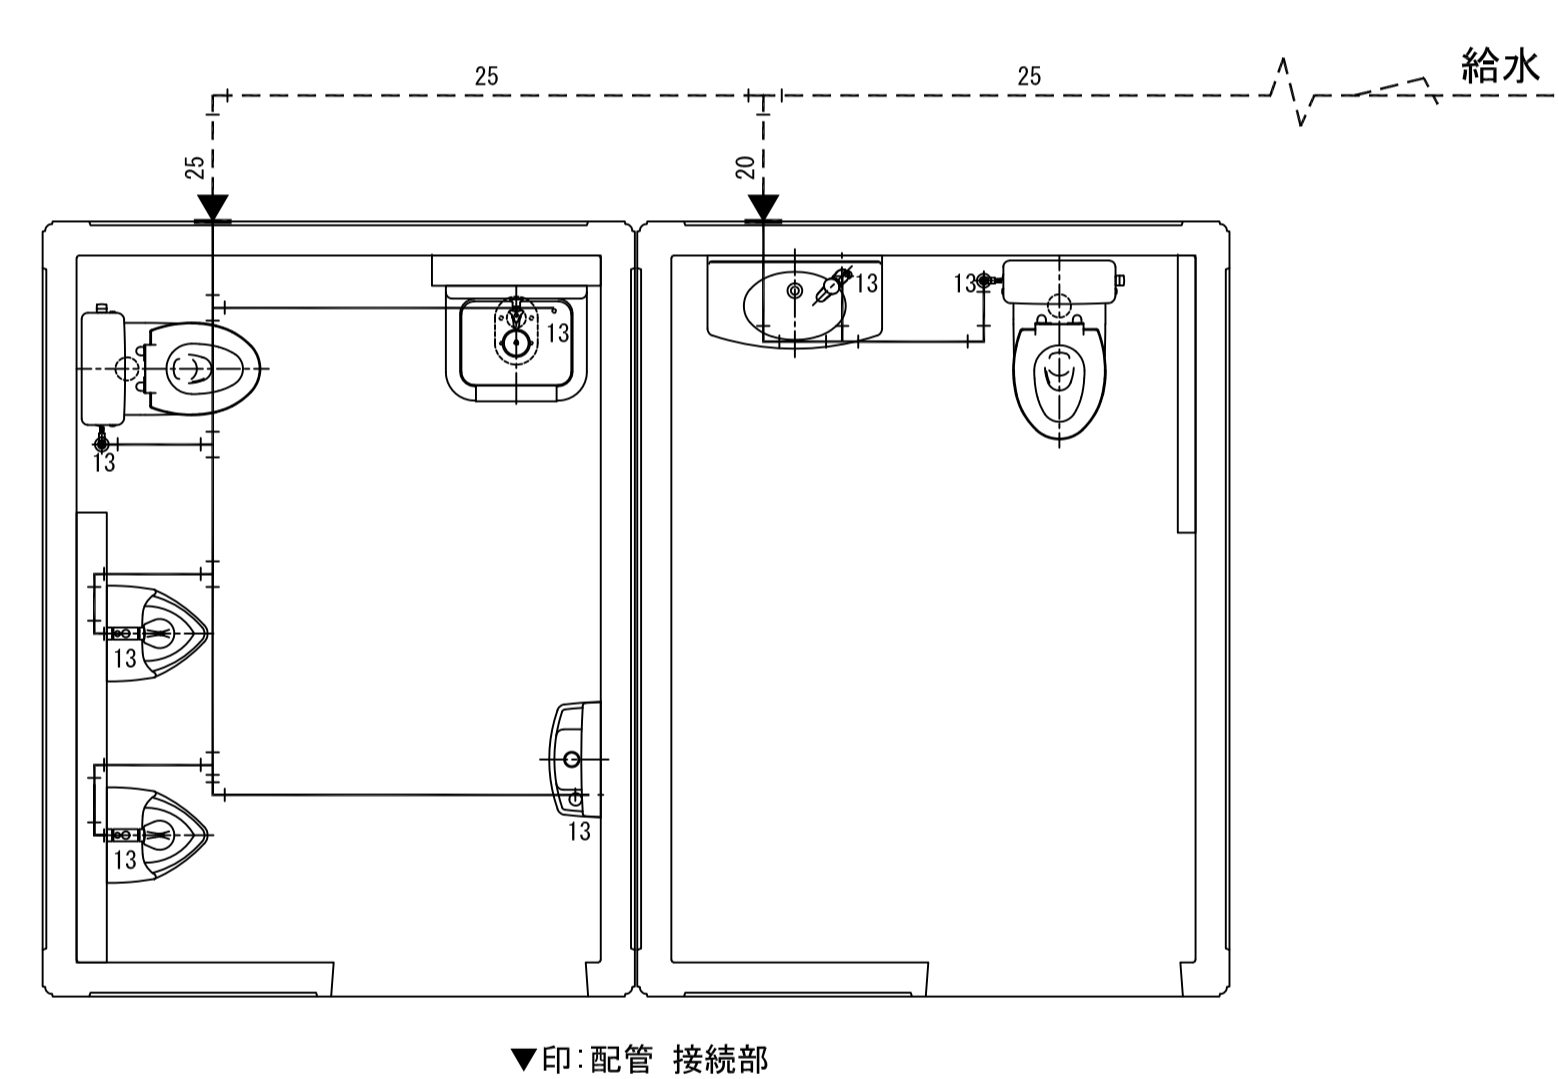

▼印: 配管 接続部

「電気」系統参考図

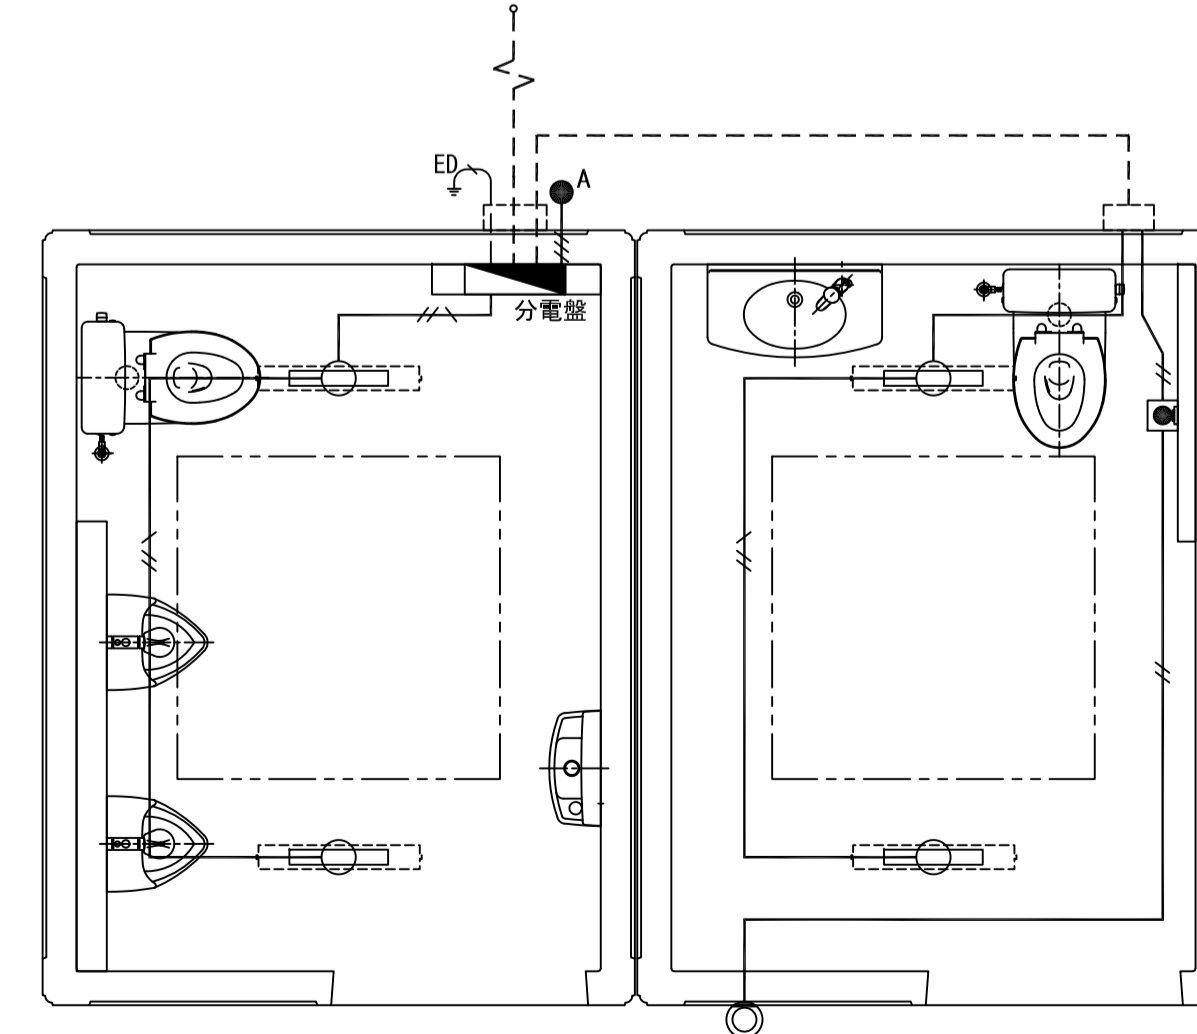

記号	名称	備考
◻	電灯分電盤	
○	室内照明	LED照明器具、AC100V
●	自動点滅器	AC100V
—	合成樹脂製可とう管	IV1.6x2 (16)
—	合成樹脂製可とう管	IV1.6x3 (16)
—	合成樹脂製可とう管	IV1.6x3 (16)
○	非常回転灯	回転灯カバー「赤」、プザーなし
■	非常押ボタン	引き線なし