




ベースコンクリート伏図

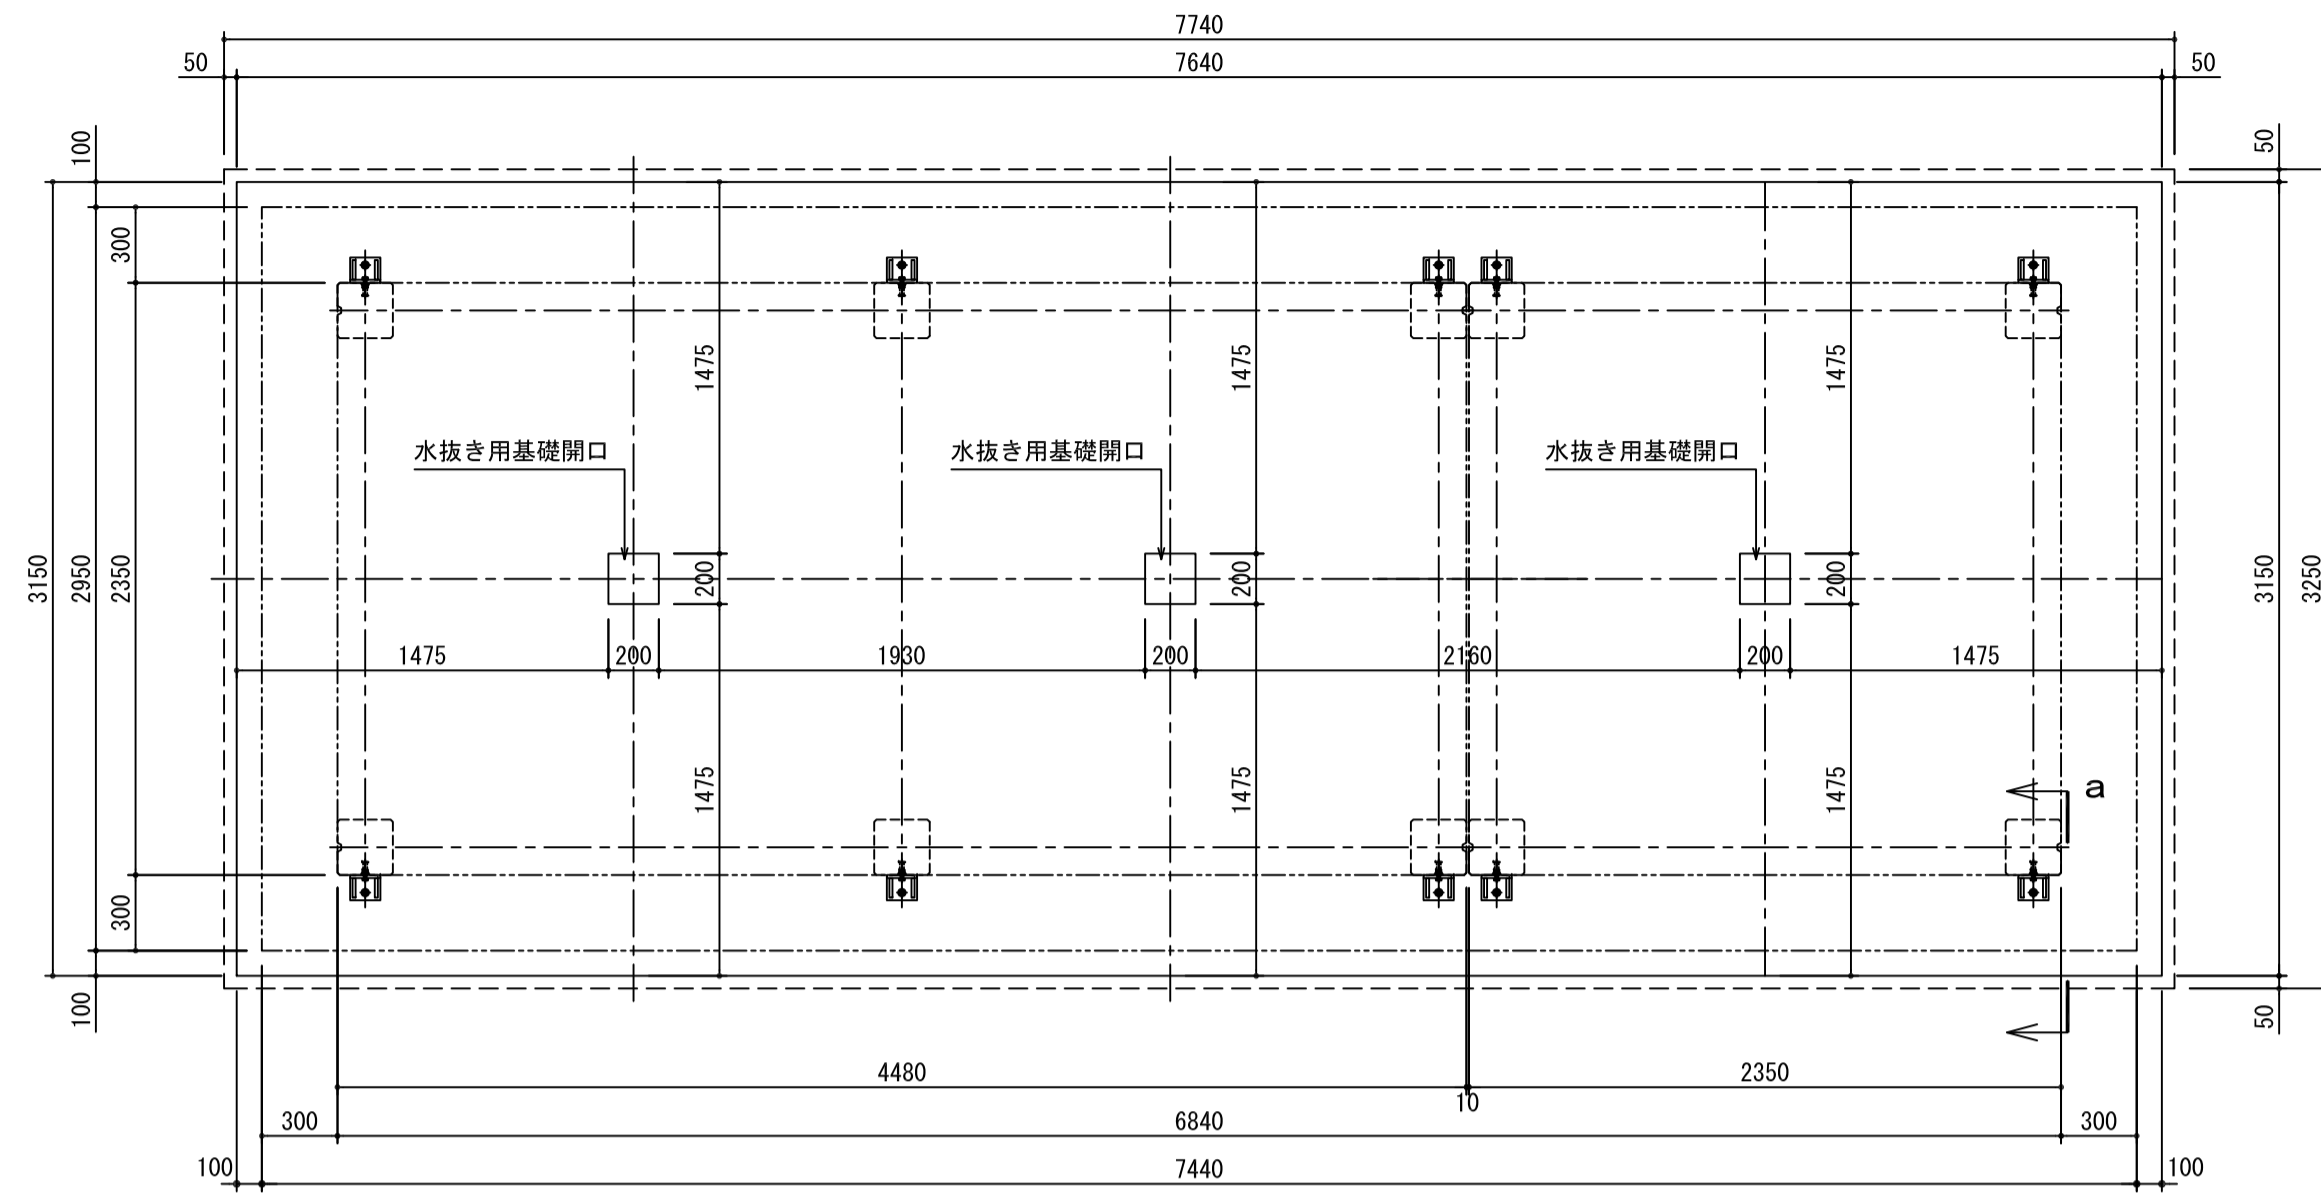


基礎部断面詳細図 (a-a)
Scale 1:10

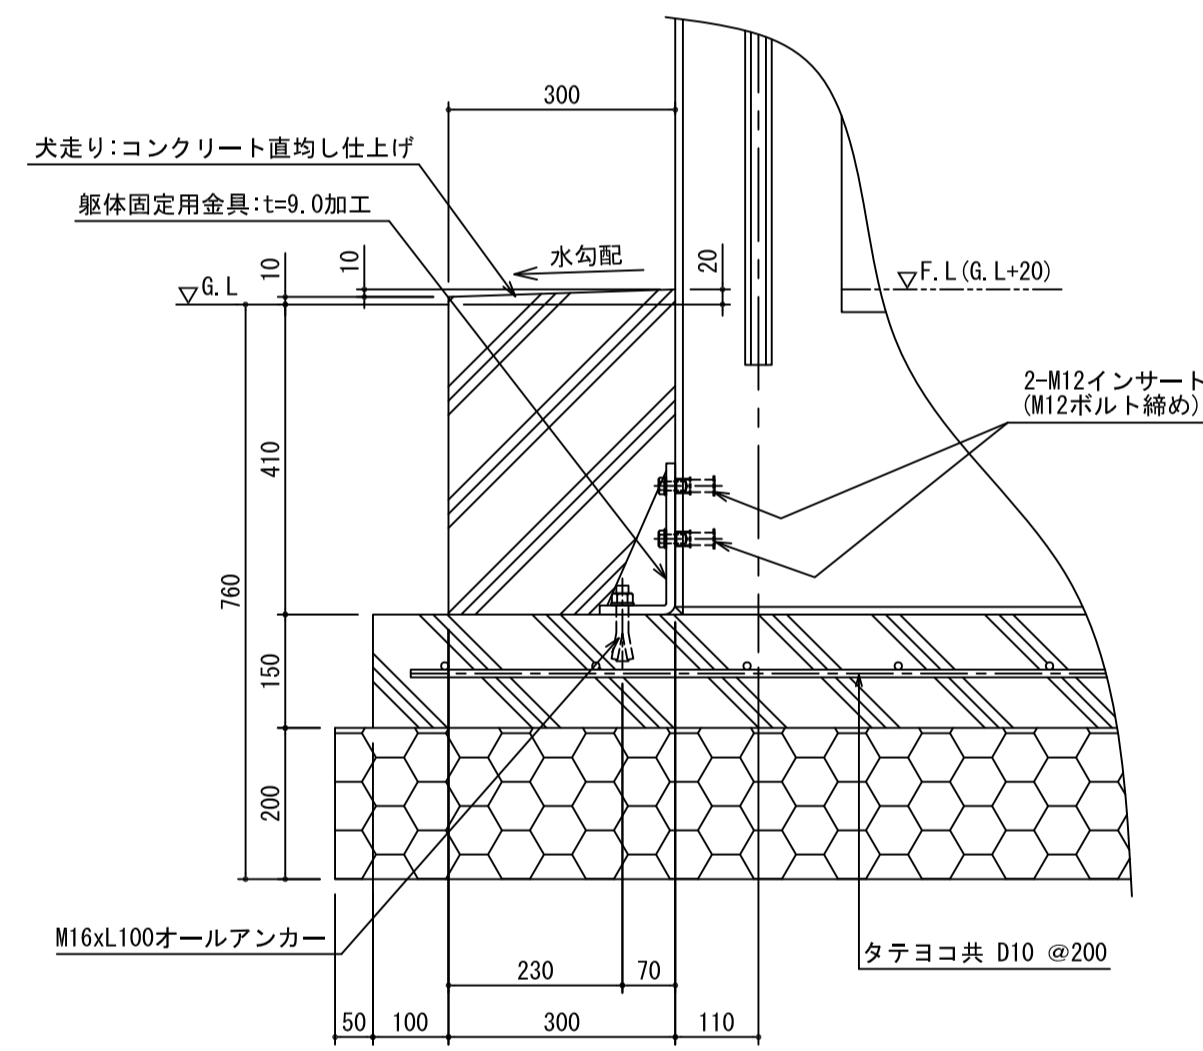


ピクトサイン詳細図
Scale 1:10

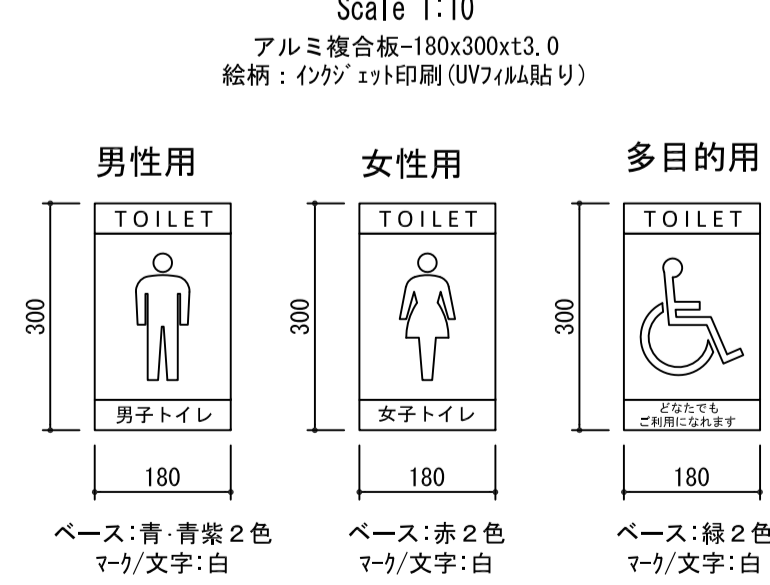


「排水」系統参考図

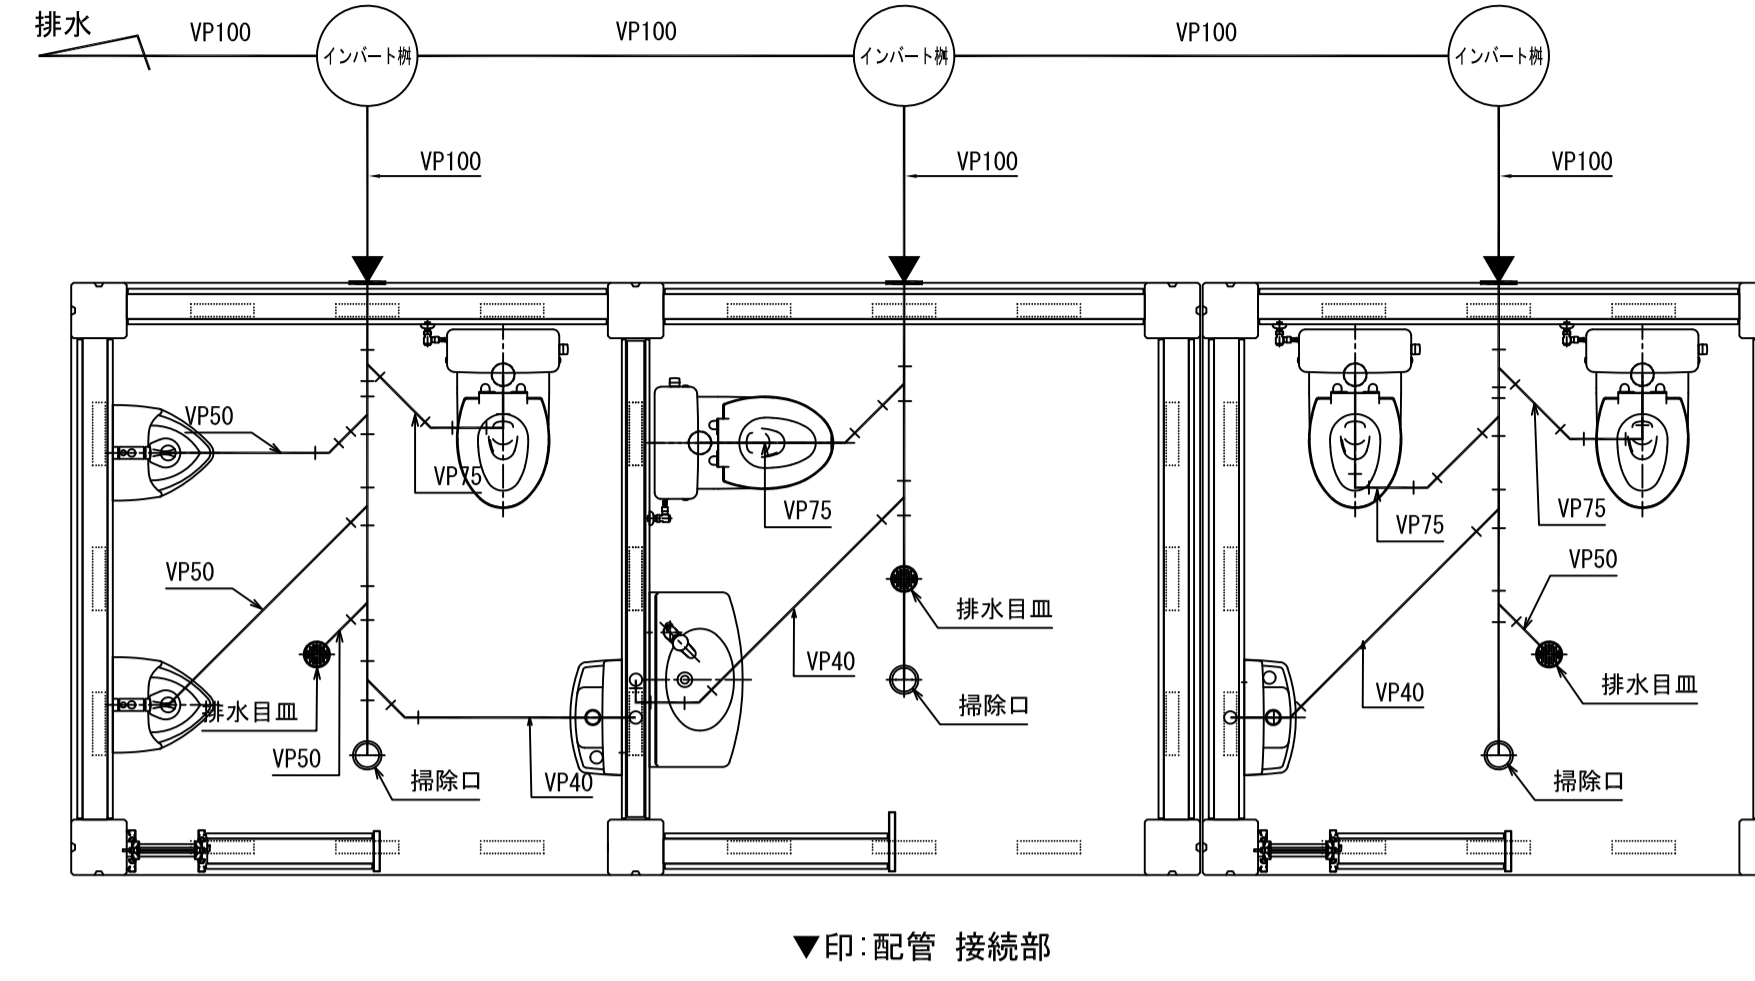

「給水」系統参考図

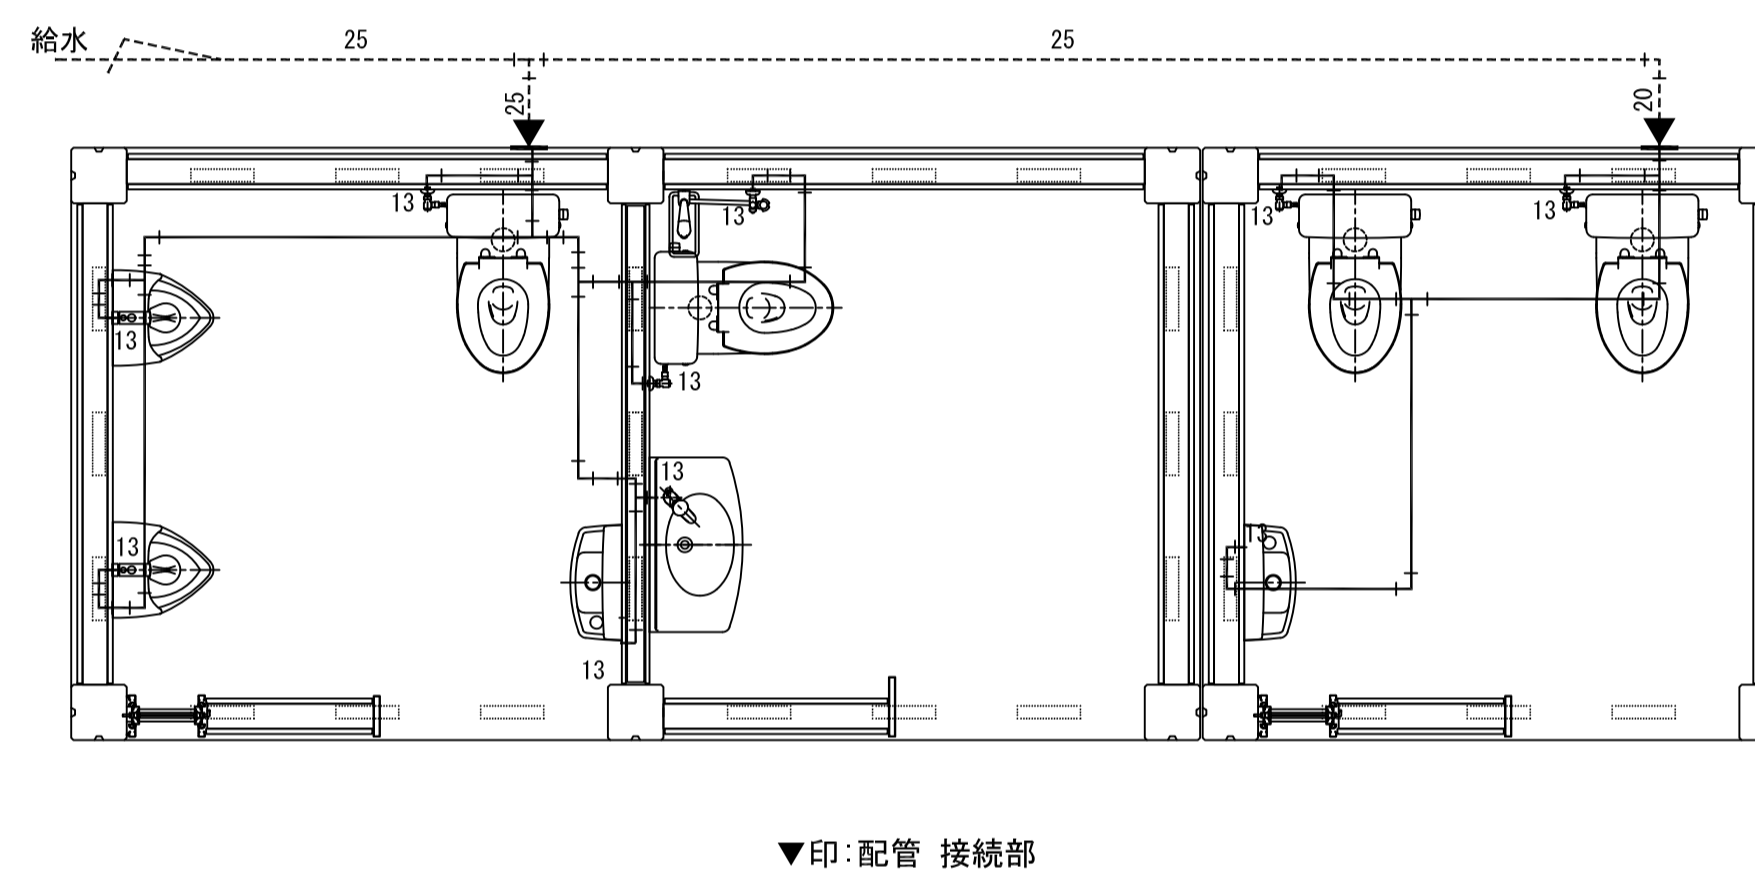

「電気」系統参考図

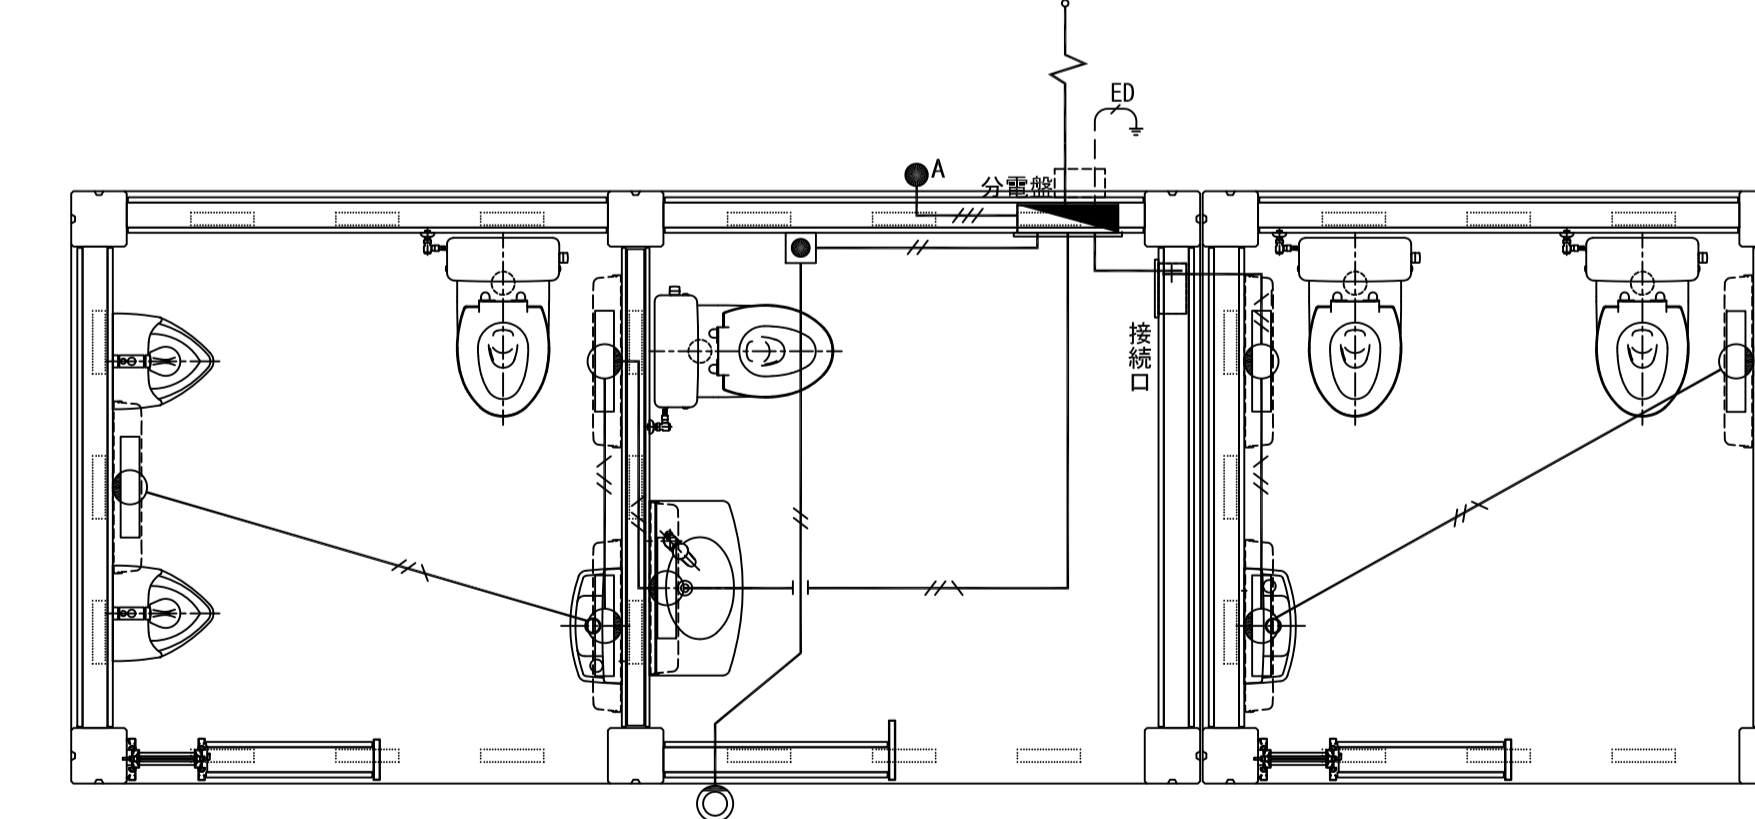

記号	名称	備考
■	電灯分電盤	
○	室内灯	LED照明器具、AC100V
—	合成樹脂製可とう管	IV1. 6x2 (16)
—	合成樹脂製可とう管	IV1. 6x3 (16)
—	合成樹脂製可とう管	IV1. 6x3 (16)
⊙	非常回転灯	回転灯カバー「赤」、ブザーなし
●	非常押ボタン	引き継ぎなし
●A	自動点滅器	AC100V